



PLANTA BAIXA HIDROSSANITARIO
Escala: 1/20

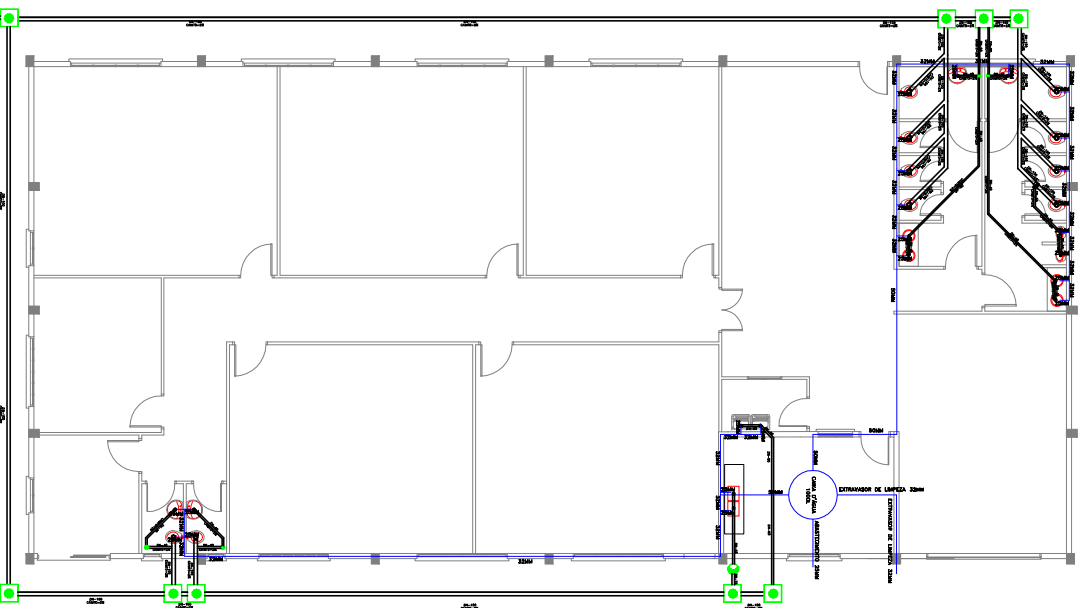

MODELO FOSSA E FILTRO

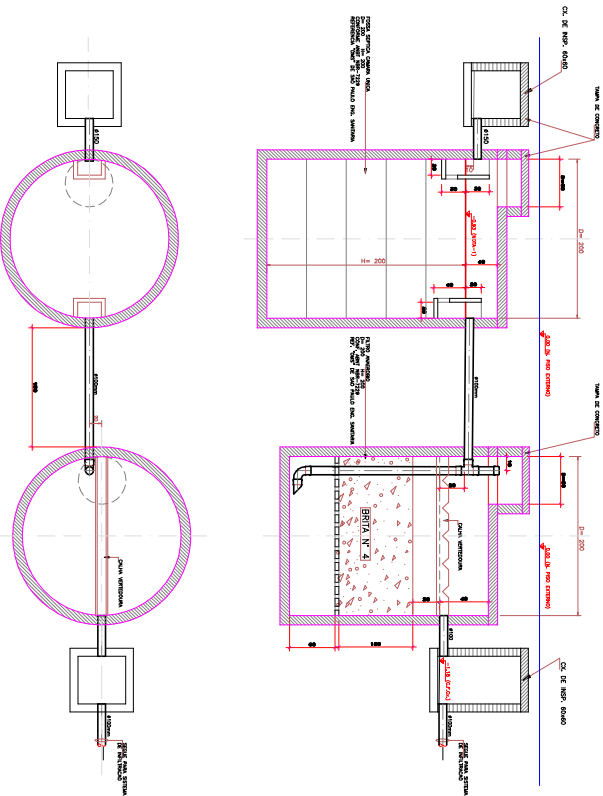

LEGENDA	
○	TV- TUBO DE VENTILACAO
●	CAFÉ COLUNA DE AGUA FRIA
●	RAIO SIFONADO
●	CAIXA DE GORDURA
Ⓜ	HIDROMETRO
■	CAIXA DE INSPECÃO 50x60
Ⓜ	FOSSA SEPTICA
Ⓜ	FILTRO AMEREBRIO
---	CANALIZACAO DE AGUAS USADAS
---	REDE DE ESGOTO (INCLIN. MIN. 2%)
---	CANALIZACAO DE AGUAS PLUVIAS
---	CANALIZACAO DE AGUA FRIA

DIREITOS AUTORAIS RESERVADOS

UTILIZACAO DO PROJETO PROIBIDA SEM A AUTORIZACAO DO PROJETISTA

AMARD
Arquiteto Responsável pelo Projeto
Rua: ... nº ...
Cidade: ... Estado: ...

PROJETO	INDICADA	PROJETISTA
ARQ. JEAN	ABRIL/2017	

04